
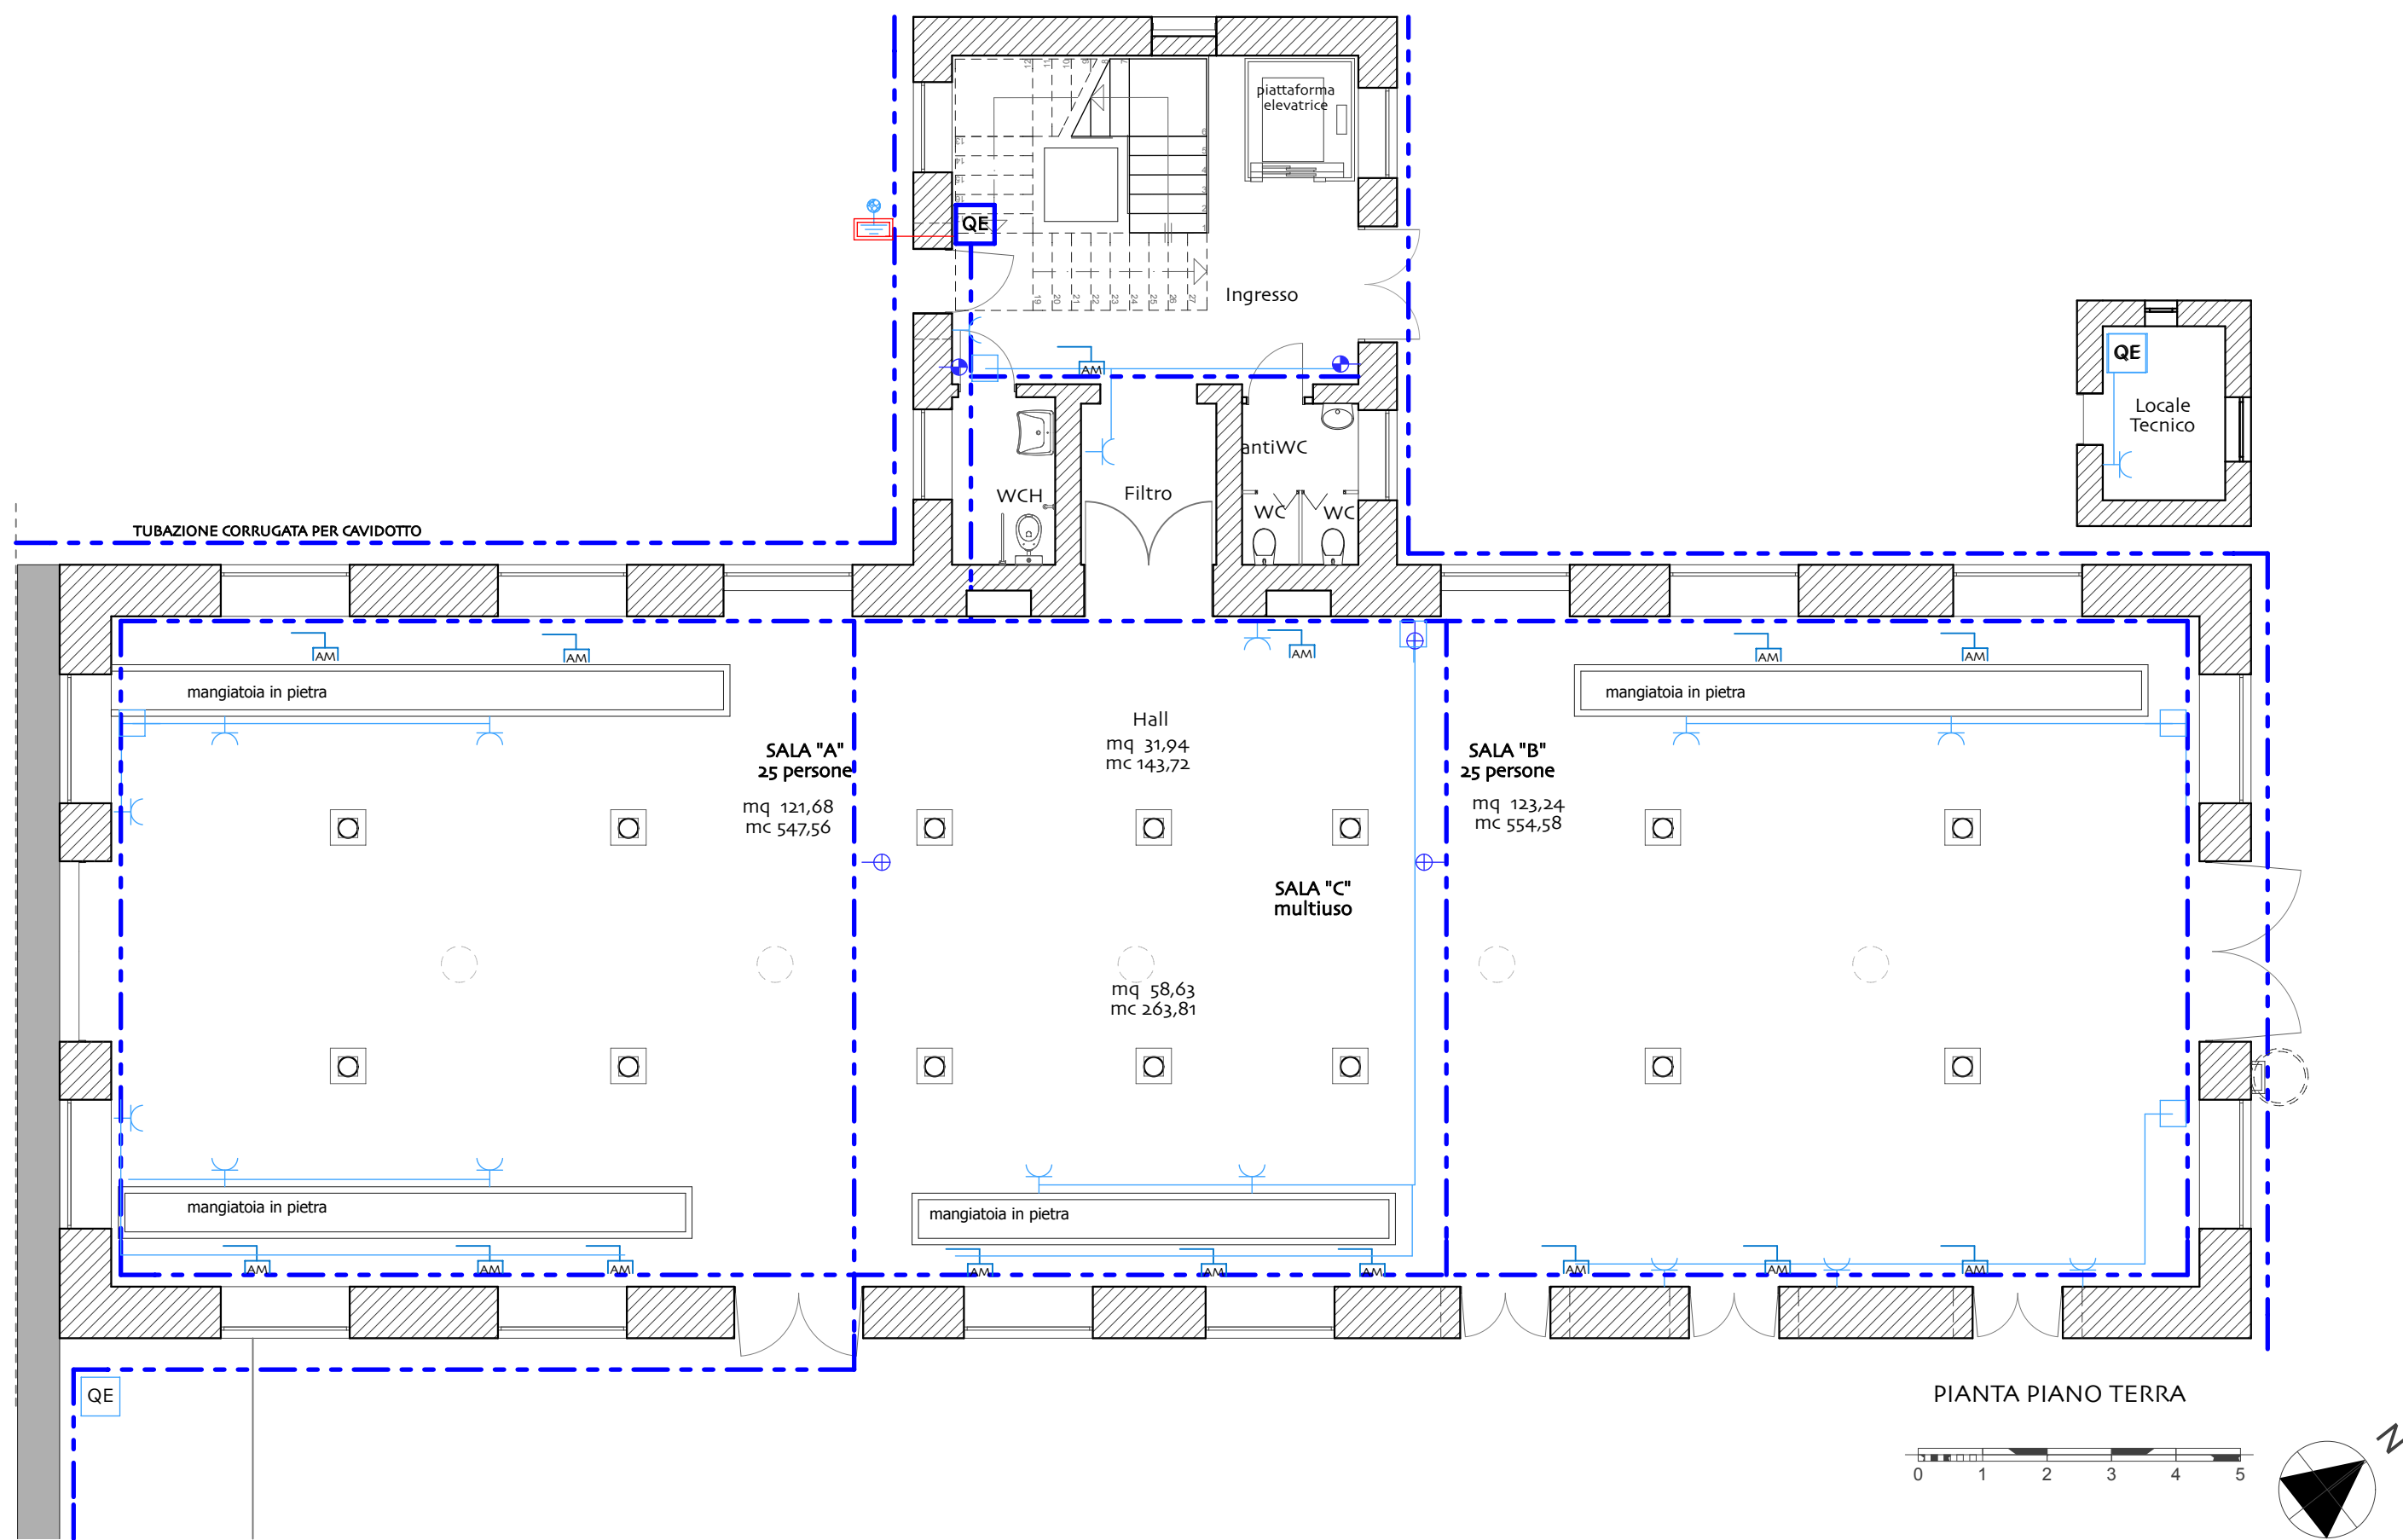
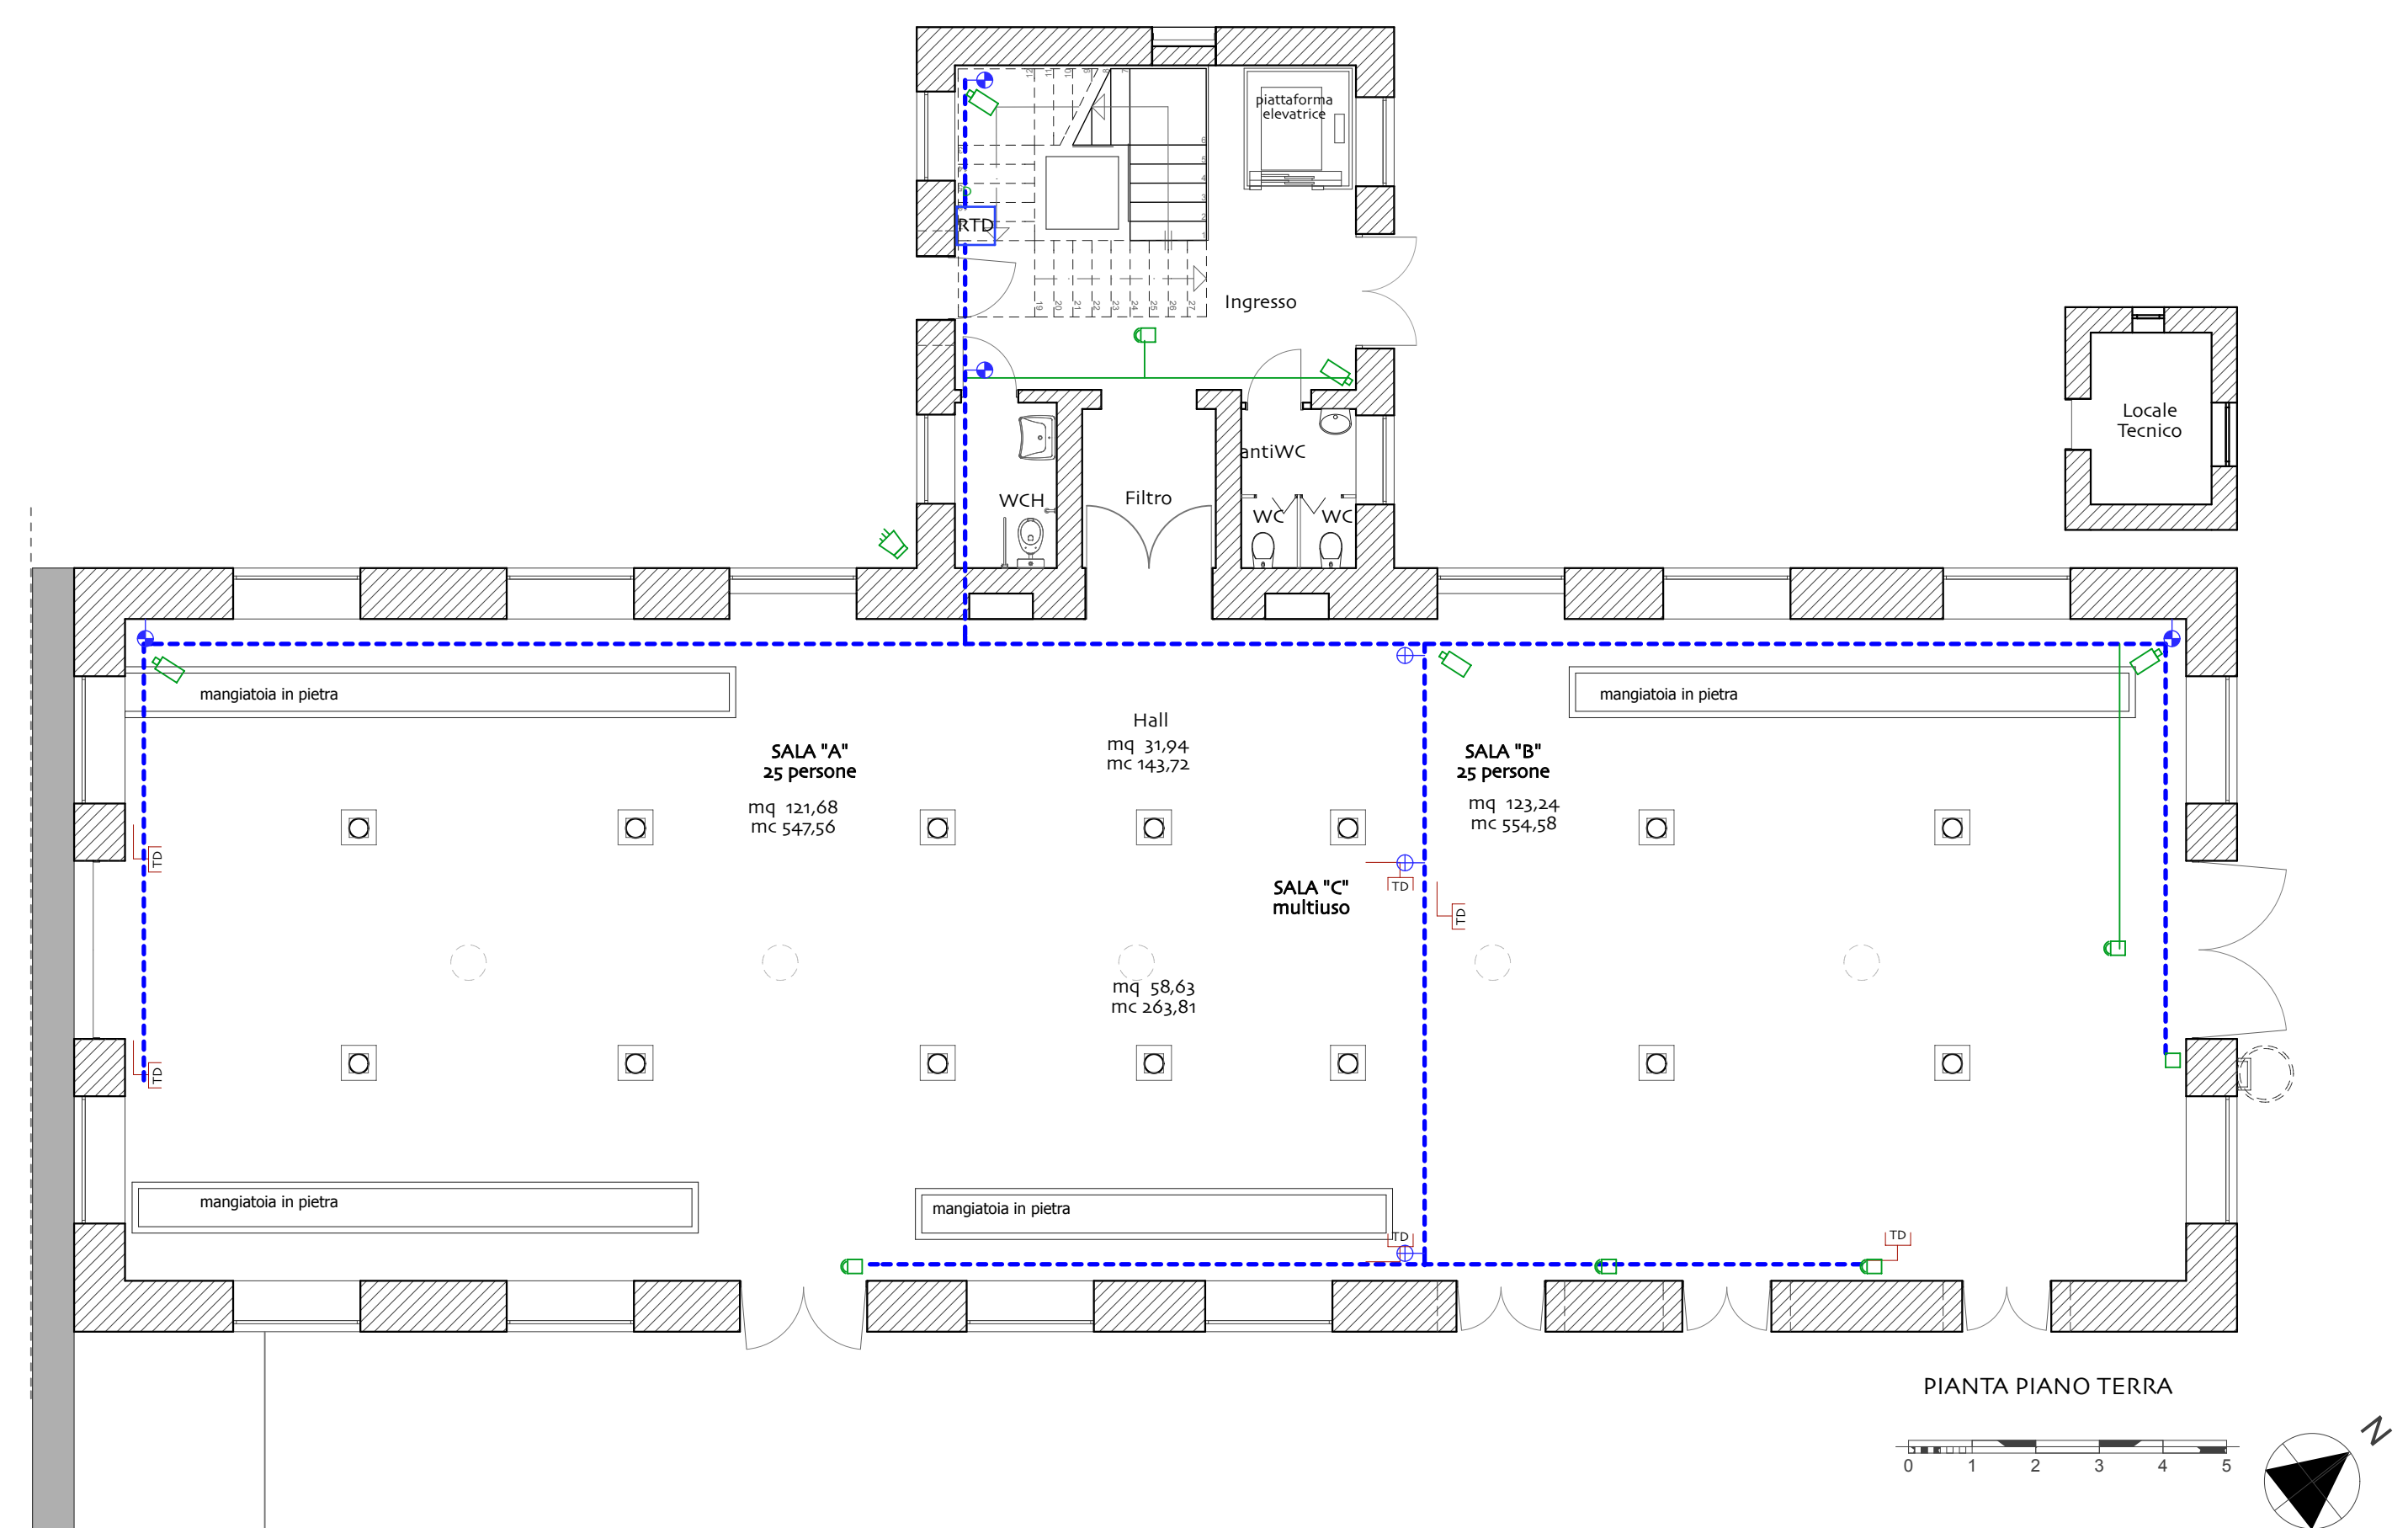


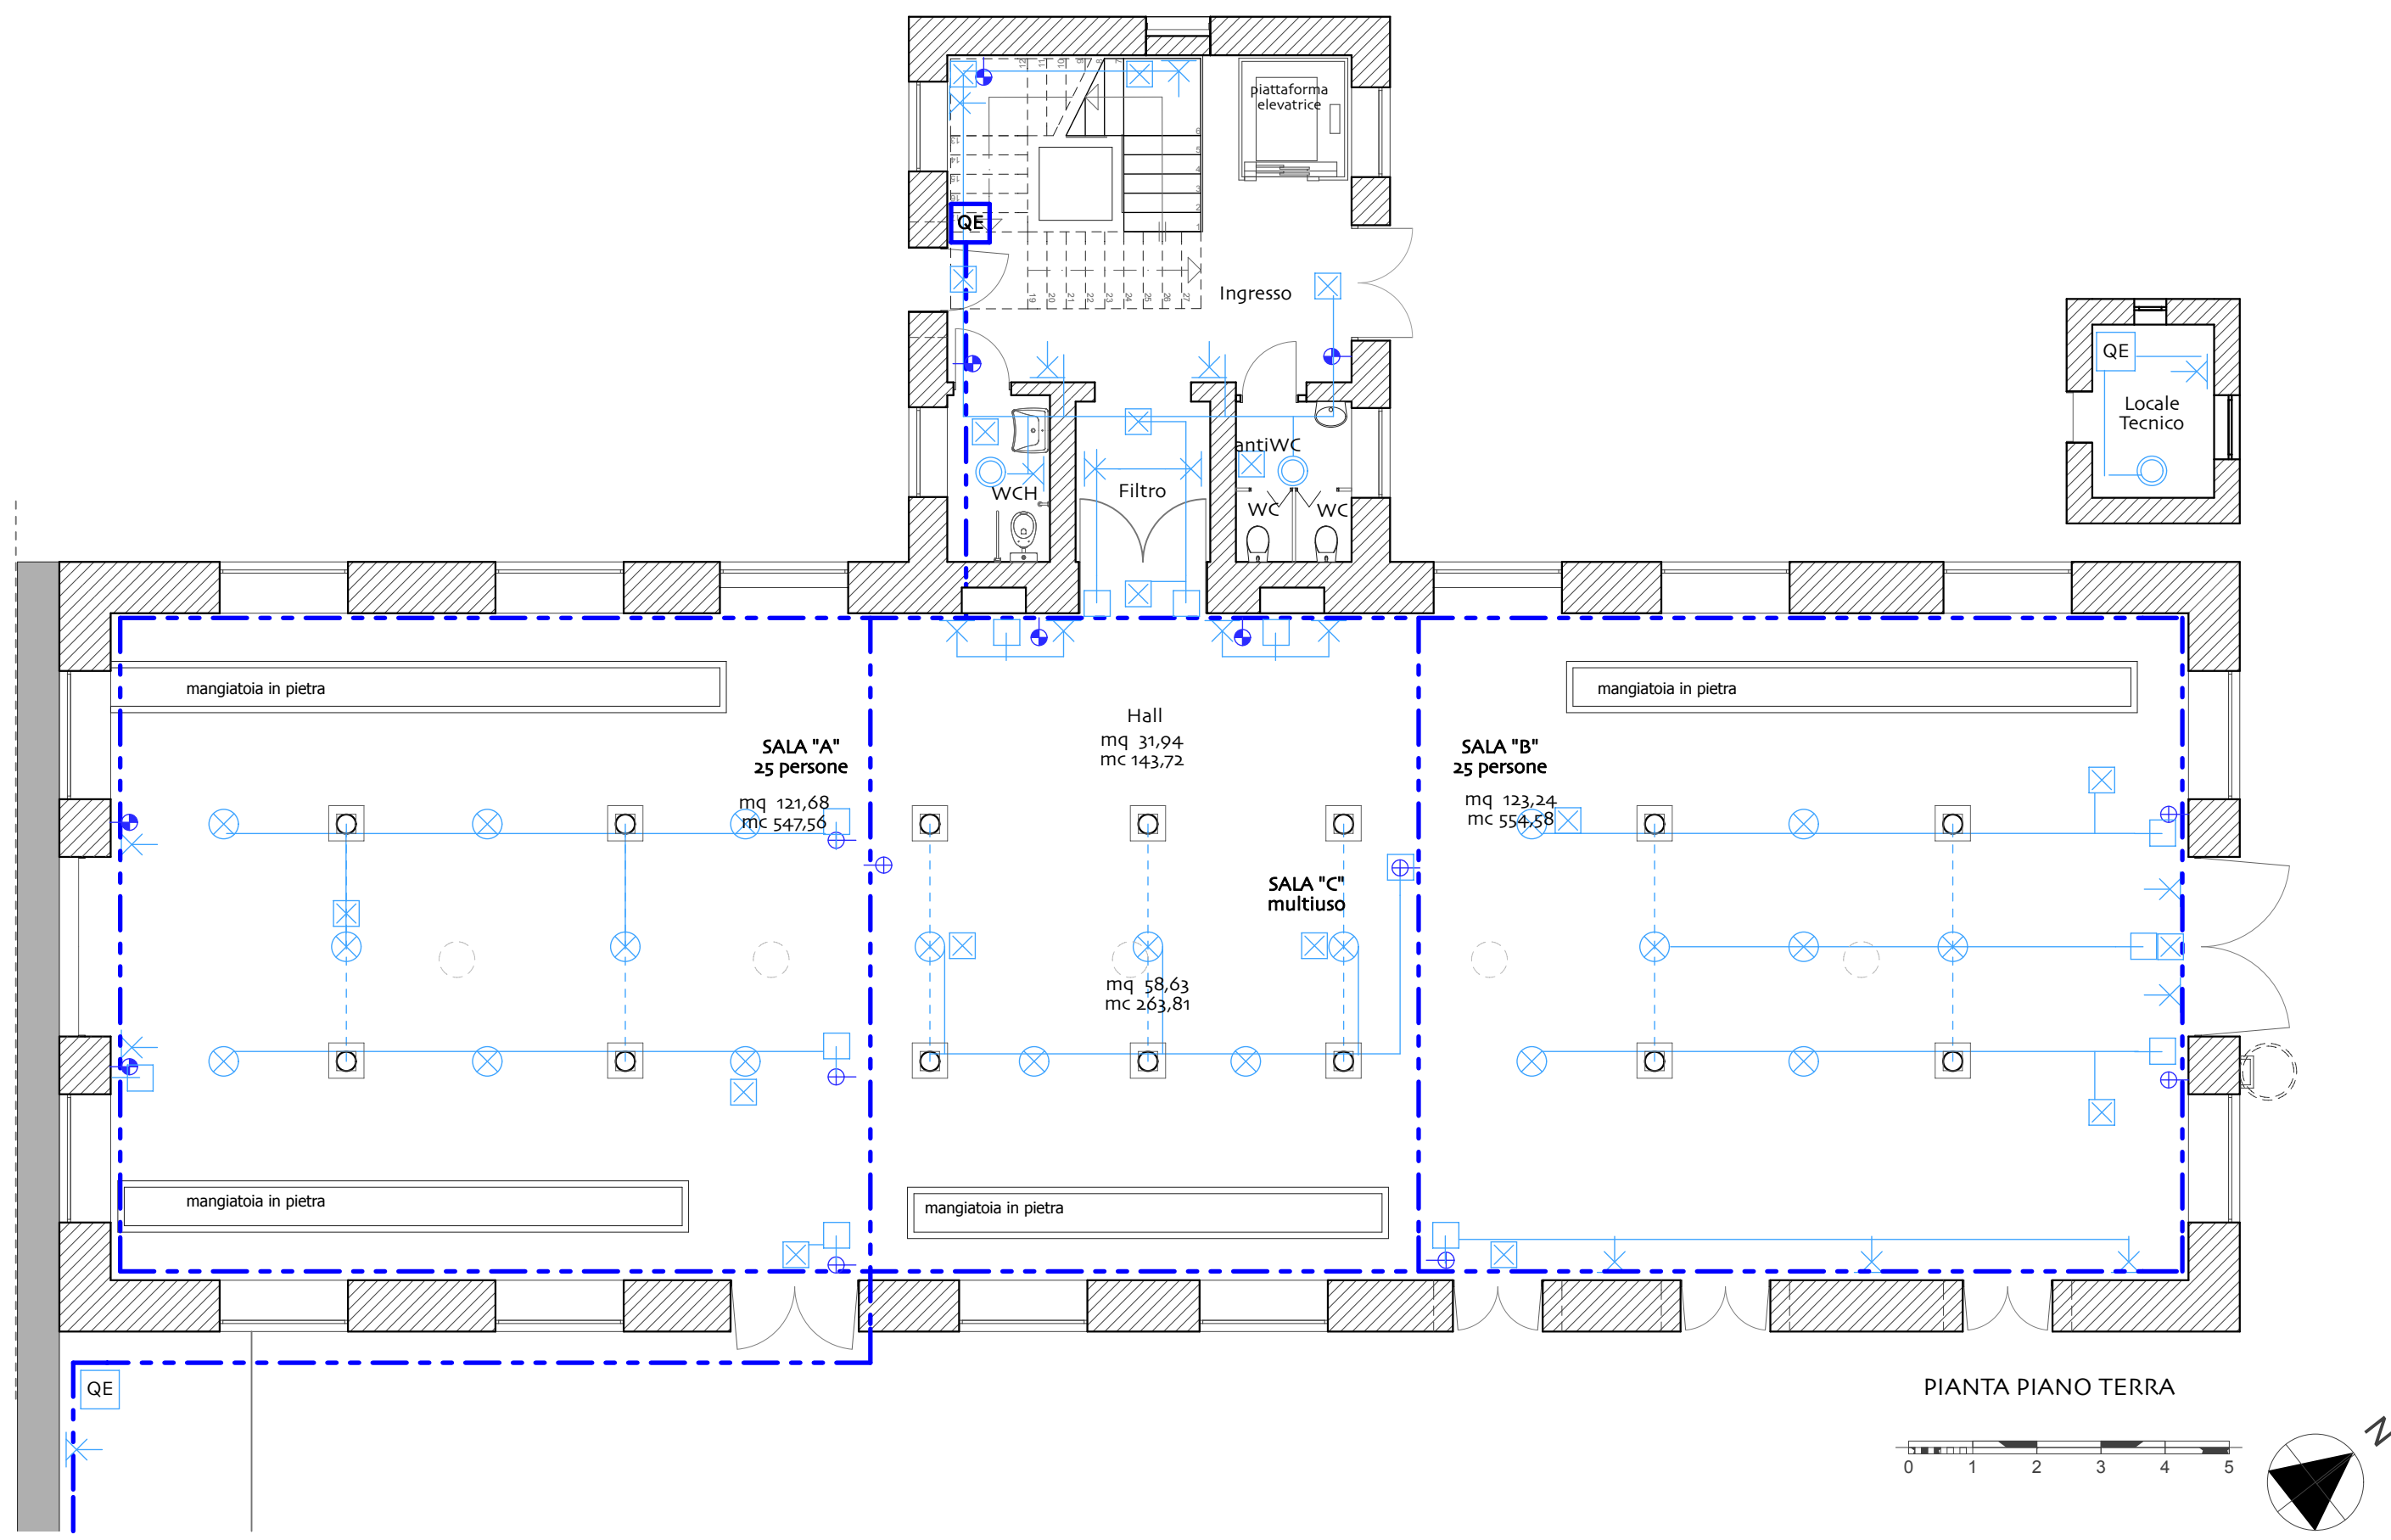

LEGENDA IMPIANTO ELETTRICO			
	PUNTO LUCE A PARETE		ILLUMINAZIONE DI SICUREZZA
	INTERRUTTORE		SIRENA AUTOALIMENTATA
	RELE'		TELECAMERA
	PRESA 10-16A		SENSORI DI MOVIMENTO
	PRESA TELEFONO DATI		DISPLAY ALLARME
	QUADRO ELETTRICO		CAVIDOTTO CORRUGATO IN PE DOPPIA CAMERA ILLUMINAZIONE E FEM D=40/63MM
	POZZETTO CON PICCHETTO DI MESSA A TERRA		TUBO IN PLASTICA RK 20
	ESTRAITTORE		CASSETTA DI DERIVAZIONE FEM E ILL
	PUNTO LUCE SOSPESO		CAVIDOTTO CORRUGATO IN PE DOPPIA CAMERA BR E TRASMISSIONE DATI D=40MM
	SENSORE DI PRESENZA		TUBO IN PLASTICA FK15 SOTTOTRACCIA
	RACK TRASMISSIONE DATI		TUBO IN PLASTICA FK15 A VISTA
	PUNTO DI ALIMENTAZIONE FM		
	TRECCIA IN RAME NUDO		

STRALCIO FUNZIONALE

REGIONE SICILIANA
ISTITUTO SPERIMENTALE ZOOTECNICO PER LA SICILIA
VIA ROCCAZZO 85 - 90136 PALERMO

PROGETTO DI RECUPERO DELLA STALLA STORICA NEL FONDO LUPARELLO
DI PALERMO NELL'AMBITO DELLA REALIZZAZIONE DI UN
ISTITUTO DI PRECLINICA E MOLECULAR IMAGING



ELABORATO IE.01	PROGETTO IMPIANTI ELETTRICI E AUSILIARI PIANTE PIANO TERRA	SCALA 1:100 REVISIONE
--------------------	---	-----------------------------

Progettista
(Arch. Antonino Ruffino)
Responsabile Unico del Progetto
(Ing. Antonio Ruffino)
OTTOBRE 2024