


- 1 - Stalla Storica
- 2 - ISPeMI Laboratori ex Mulino
- 3 - ISPeMI ex Porcilaia
- 4 - Bevaio
- 5 - Riserva e Centrale antincendio
- 6 - Magazzino e Foresteria
- 7 - Silos Granalo
- A - AREA TECNICA con Riserva idrica lt 2.000 con autoclave Pompe di Calore VRF
- X - Immissione in fognatura comunale

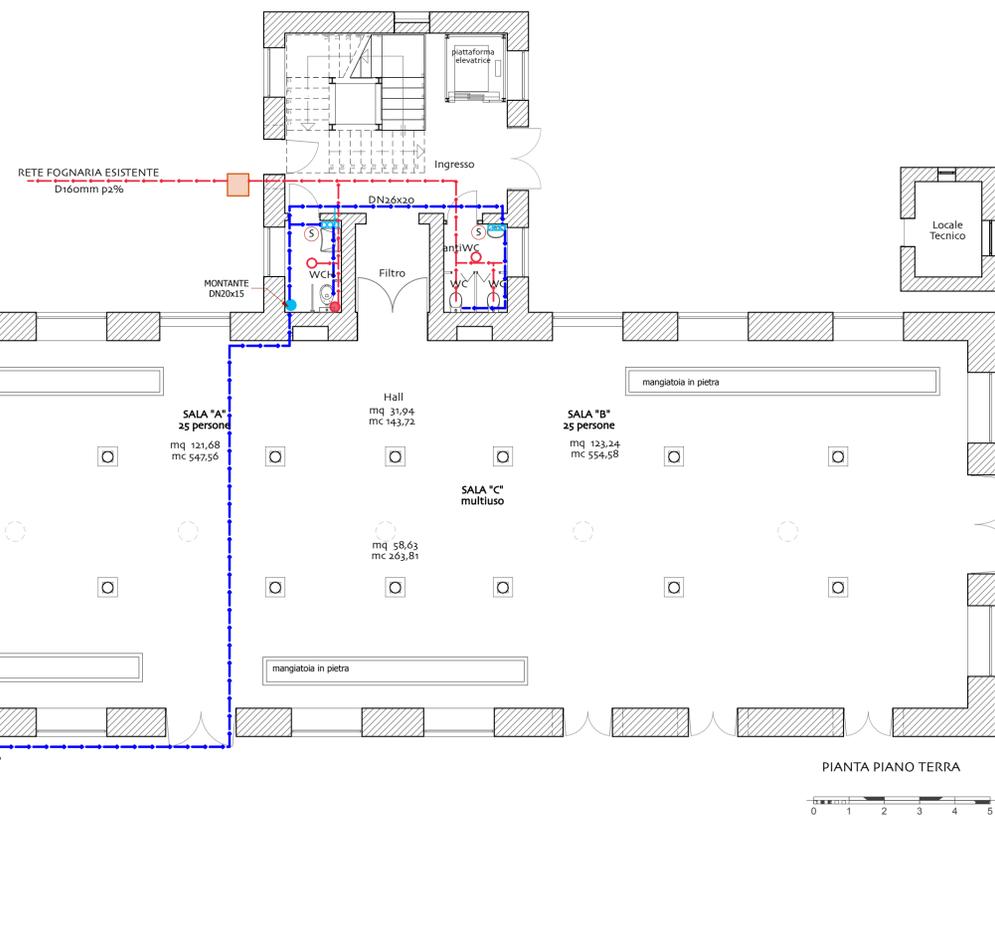

LEGENDA IMPIANTO IDRICO-SANITARIO

- A RISERVA IDRICA LT 2.000
- B AUTOCLAVE 0,75 kW
- RETE ACQUA C/F IN TUBO MULTISTRATO
- COLLETTORE
- COLONNA DI SCARICO PVC
- CHIUSINO A PAVIMENTO
- RETE ACQUE NERE/GRIGIE
- COLONNA DI SCARICO PVC
- POZZETTO DI RACCOLTA ISPEZIONABILE ACQUE NERE
- PLUVIALE

STRALCIO FUNZIONALE

REGIONE SICILIANA
ISTITUTO SPERIMENTALE ZOOTECNICO PER LA SICILIA
VIA ROCCAZZO 85 - 90136 PALERMO

PROGETTO DI RECUPERO DELLA STALLA STORICA NEL FONDO LUPARELLO DI PALERMO NELL'AMBITO DELLA REALIZZAZIONE DI UN ISTITUTO DI PRECLINICA E MOLECULAR IMAGING

ELABORATO IS.01	PROGETTO IMPIANTO IGIENICO-SANITARIO PIANTE PIANO TERRA E PRIMO PIANO	SCALA 1:100 REVISIONE
-----------------	--	--------------------------

Progettista
Arch. Antonino Gallo

Responsabile Unico del Progetto
Arch. Antonino Gallo

OTTOBRE 2024