



LEGENDA


- 1 Valvola a sfera
- 2 Disconnettore
- 3 Filtro
- 4 Riduttore di pressione
- 5 Valvola di ritegno
- 6 Elettropompa
- 7 Valvola a galleggiante

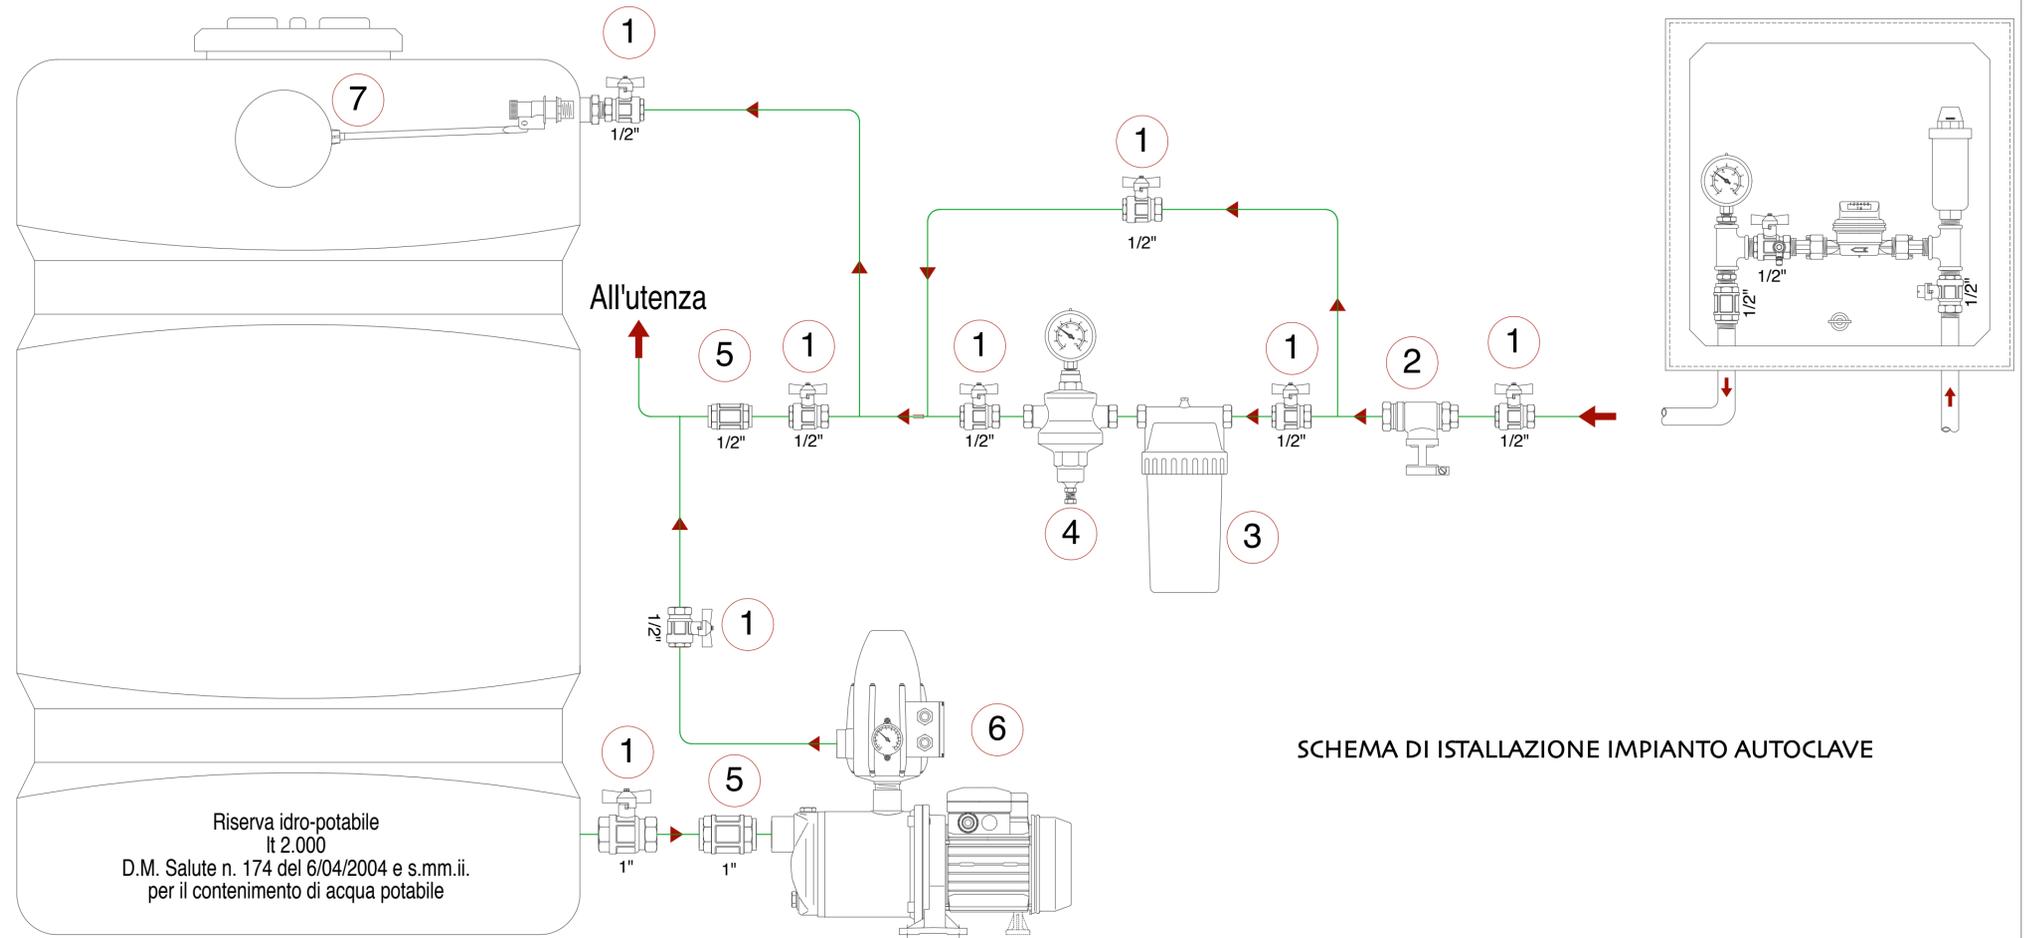

SCHEMA UNIFILARE IMPIANTO AUTOCLAVE

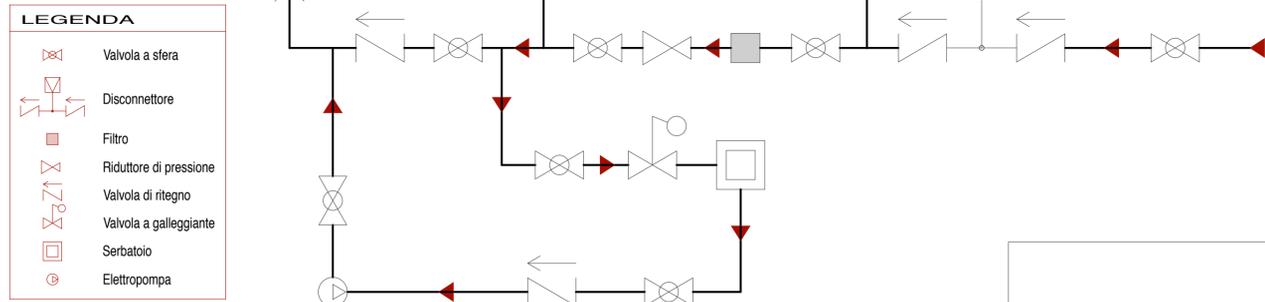

PARTICOLARE COSTRUTTIVO - POZZETTO D'ISPEZIONE

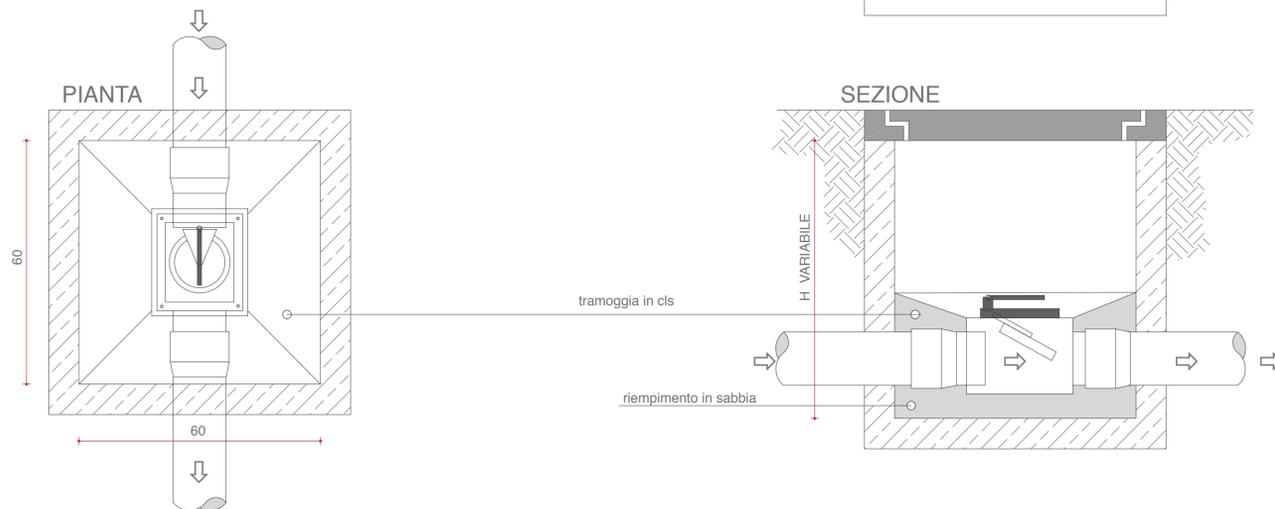

STRALCIO FUNZIONALE

REGIONE SICILIANA
ISTITUTO SPERIMENTALE ZOOTECNICO PER LA SICILIA
VIA ROCCAZZO 85 - 90136 PALERMO

PROGETTO DI RECUPERO DELLA STALLA STORICA NEL FONDO LUPARELLO
DI PALERMO NELL'AMBITO DELLA REALIZZAZIONE DI UN
ISTITUTO DI PRECLINICA E MOLECULAR IMAGING



ELABORATO IS.02	PROGETTO IMPIANTO IGIENICO-SANITARIO	SCALA 1:10
	PARTICOLARI COSTRUTTIVI E SCHEMI	REVISIONE

Progettista
(Arch. Antonino Palermo)

Responsabile Unico del Progetto
(Ing. Francesco Guella)