


PIANO DI EMERGENZA E DI EVACUAZIONE

- Istituto Sperimentale Zootecnico per la Sicilia PIANO TERRA scala 1:100

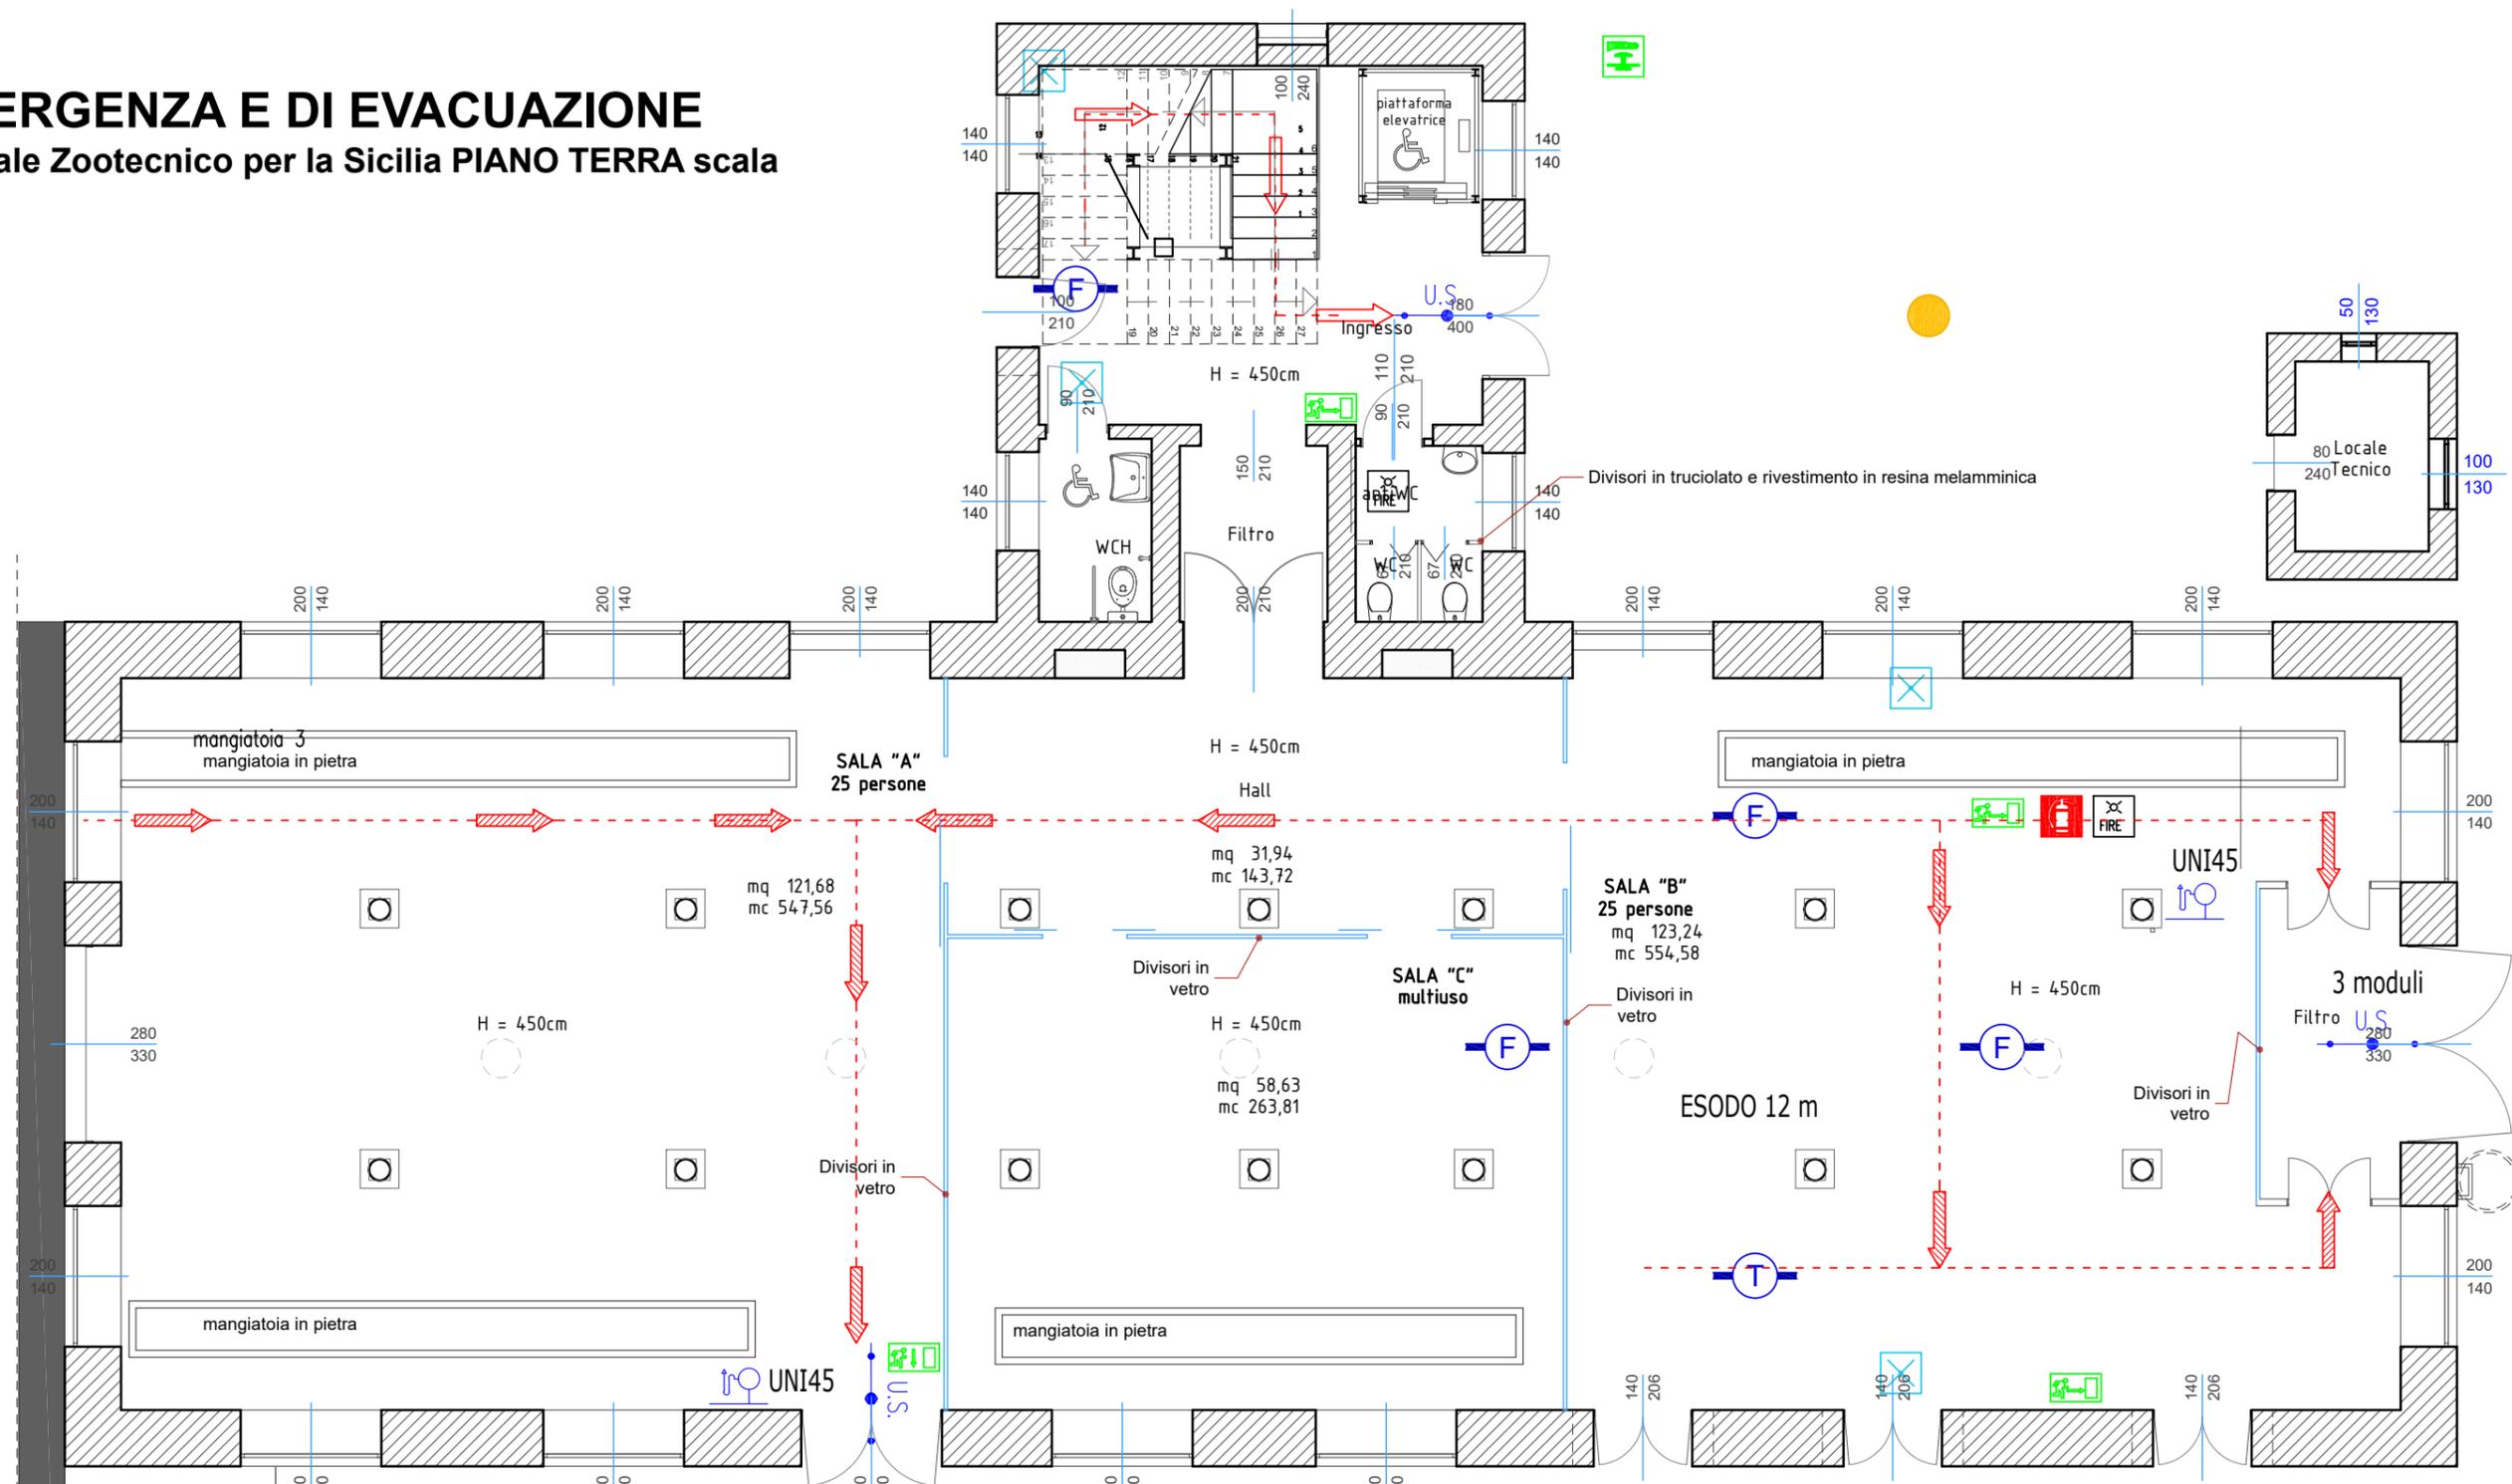


PIANTA PIANO TERRA



LEGENDA ANTINCENDIO							
	PERCORSO DI USCITA ORIZZONTALE		USCITA DI EMERGENZA		RILEVATORE DI FUMO		ILLUMINAZIONE DI EMERGENZA
	PERCORSO DI USCITA VERSO IL BASSO		PULSANTE ALLARME INCEDIO		RILEVATORE TERMOVELOCIMETRO		ATTACCO PER AUTOPOMPA VV. F.
	USCITA DI SICUREZZA CON PORTA DOTATA DI MANIGLIONE ANTIPANICO		SGANCIO CORRENTE		PUNTO DI RACCOLTA		
	COMPLESSO UNI 45		ESTINTORE		COMPLESSO OTTICO-SONORO DI ALLARME		

Progetto piano terra

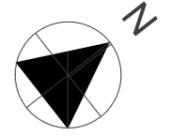

EX MULINO

CENTRALE CONDIZIONAMENTO

CENTRALE IDRICA