


PIANO DI EMERGENZA E DI EVACUAZIONE

- Istituto Sperimentale Zootecnico per la Sicilia PIANO PRIMO scala 1:100

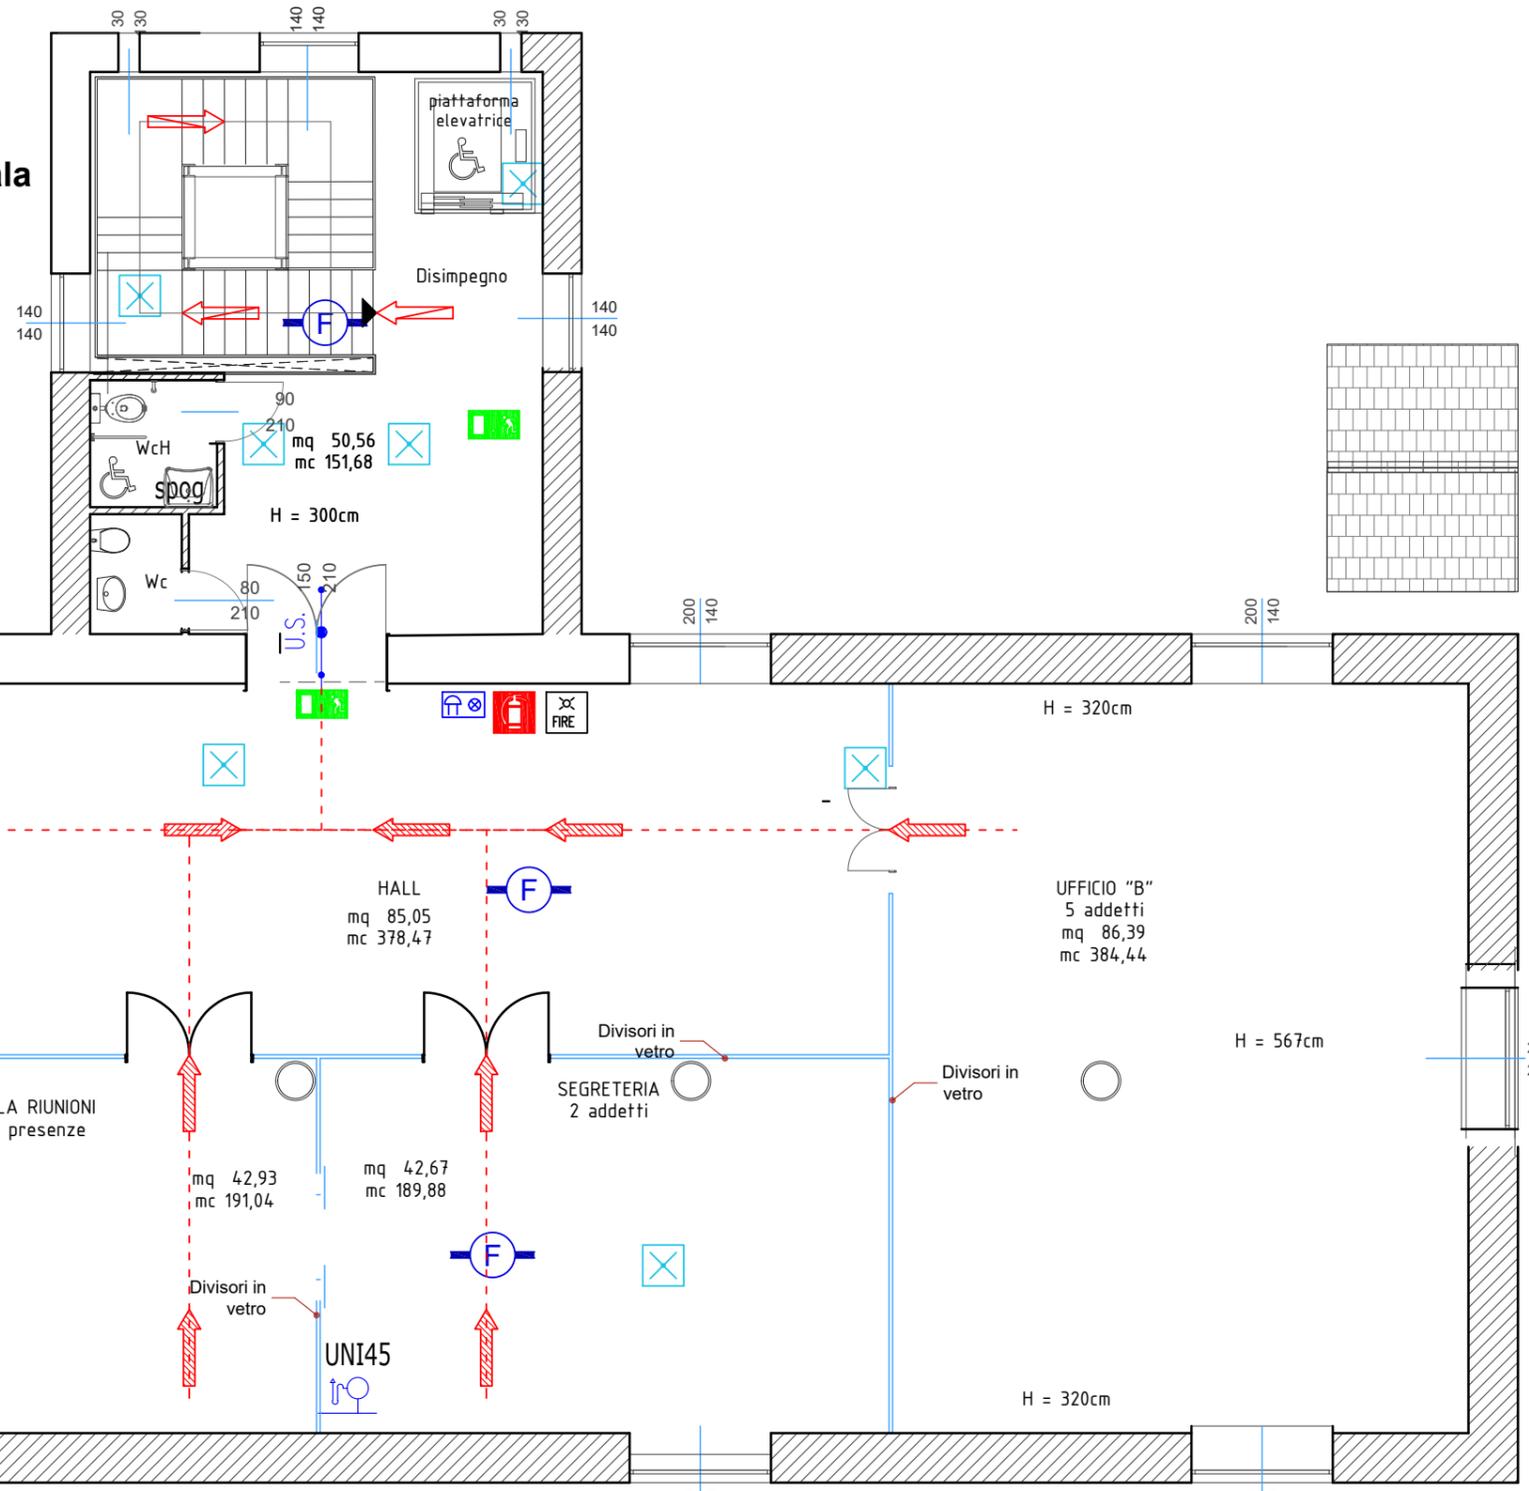

EX MULINO

PIANTA PRIMO PIANO



LEGENDA ANTINCENDIO							
	PERCORSO DI USCITA ORIZZONTALE		USCITA DI SICUREZZA		RILEVATORE DI FUMO		ILLUMINAZIONE DI EMERGENZA
	PERCORSO DI USCITA VERSO IL BASSO		PULSANTE ALLARME INCENDIO		RIEVATORE TERMOVELOCIMETRO		ATTACCO PER AUTOPOMPA VV. F.
	USCITA DI SICUREZZA CON PORTA DOTATA DI MANIGLIONE ANTIPANICO		SGANCIO CORRENTE		PUNTO DI RACCOLTA		
	COMPLESSO UNI 45		ESTINTORE		COMPLESSO OTTICO-SONORO DI ALLARME		

Progetto piano primo

